



План трассы газопровода с нанесённой полосой отвода. М 1500

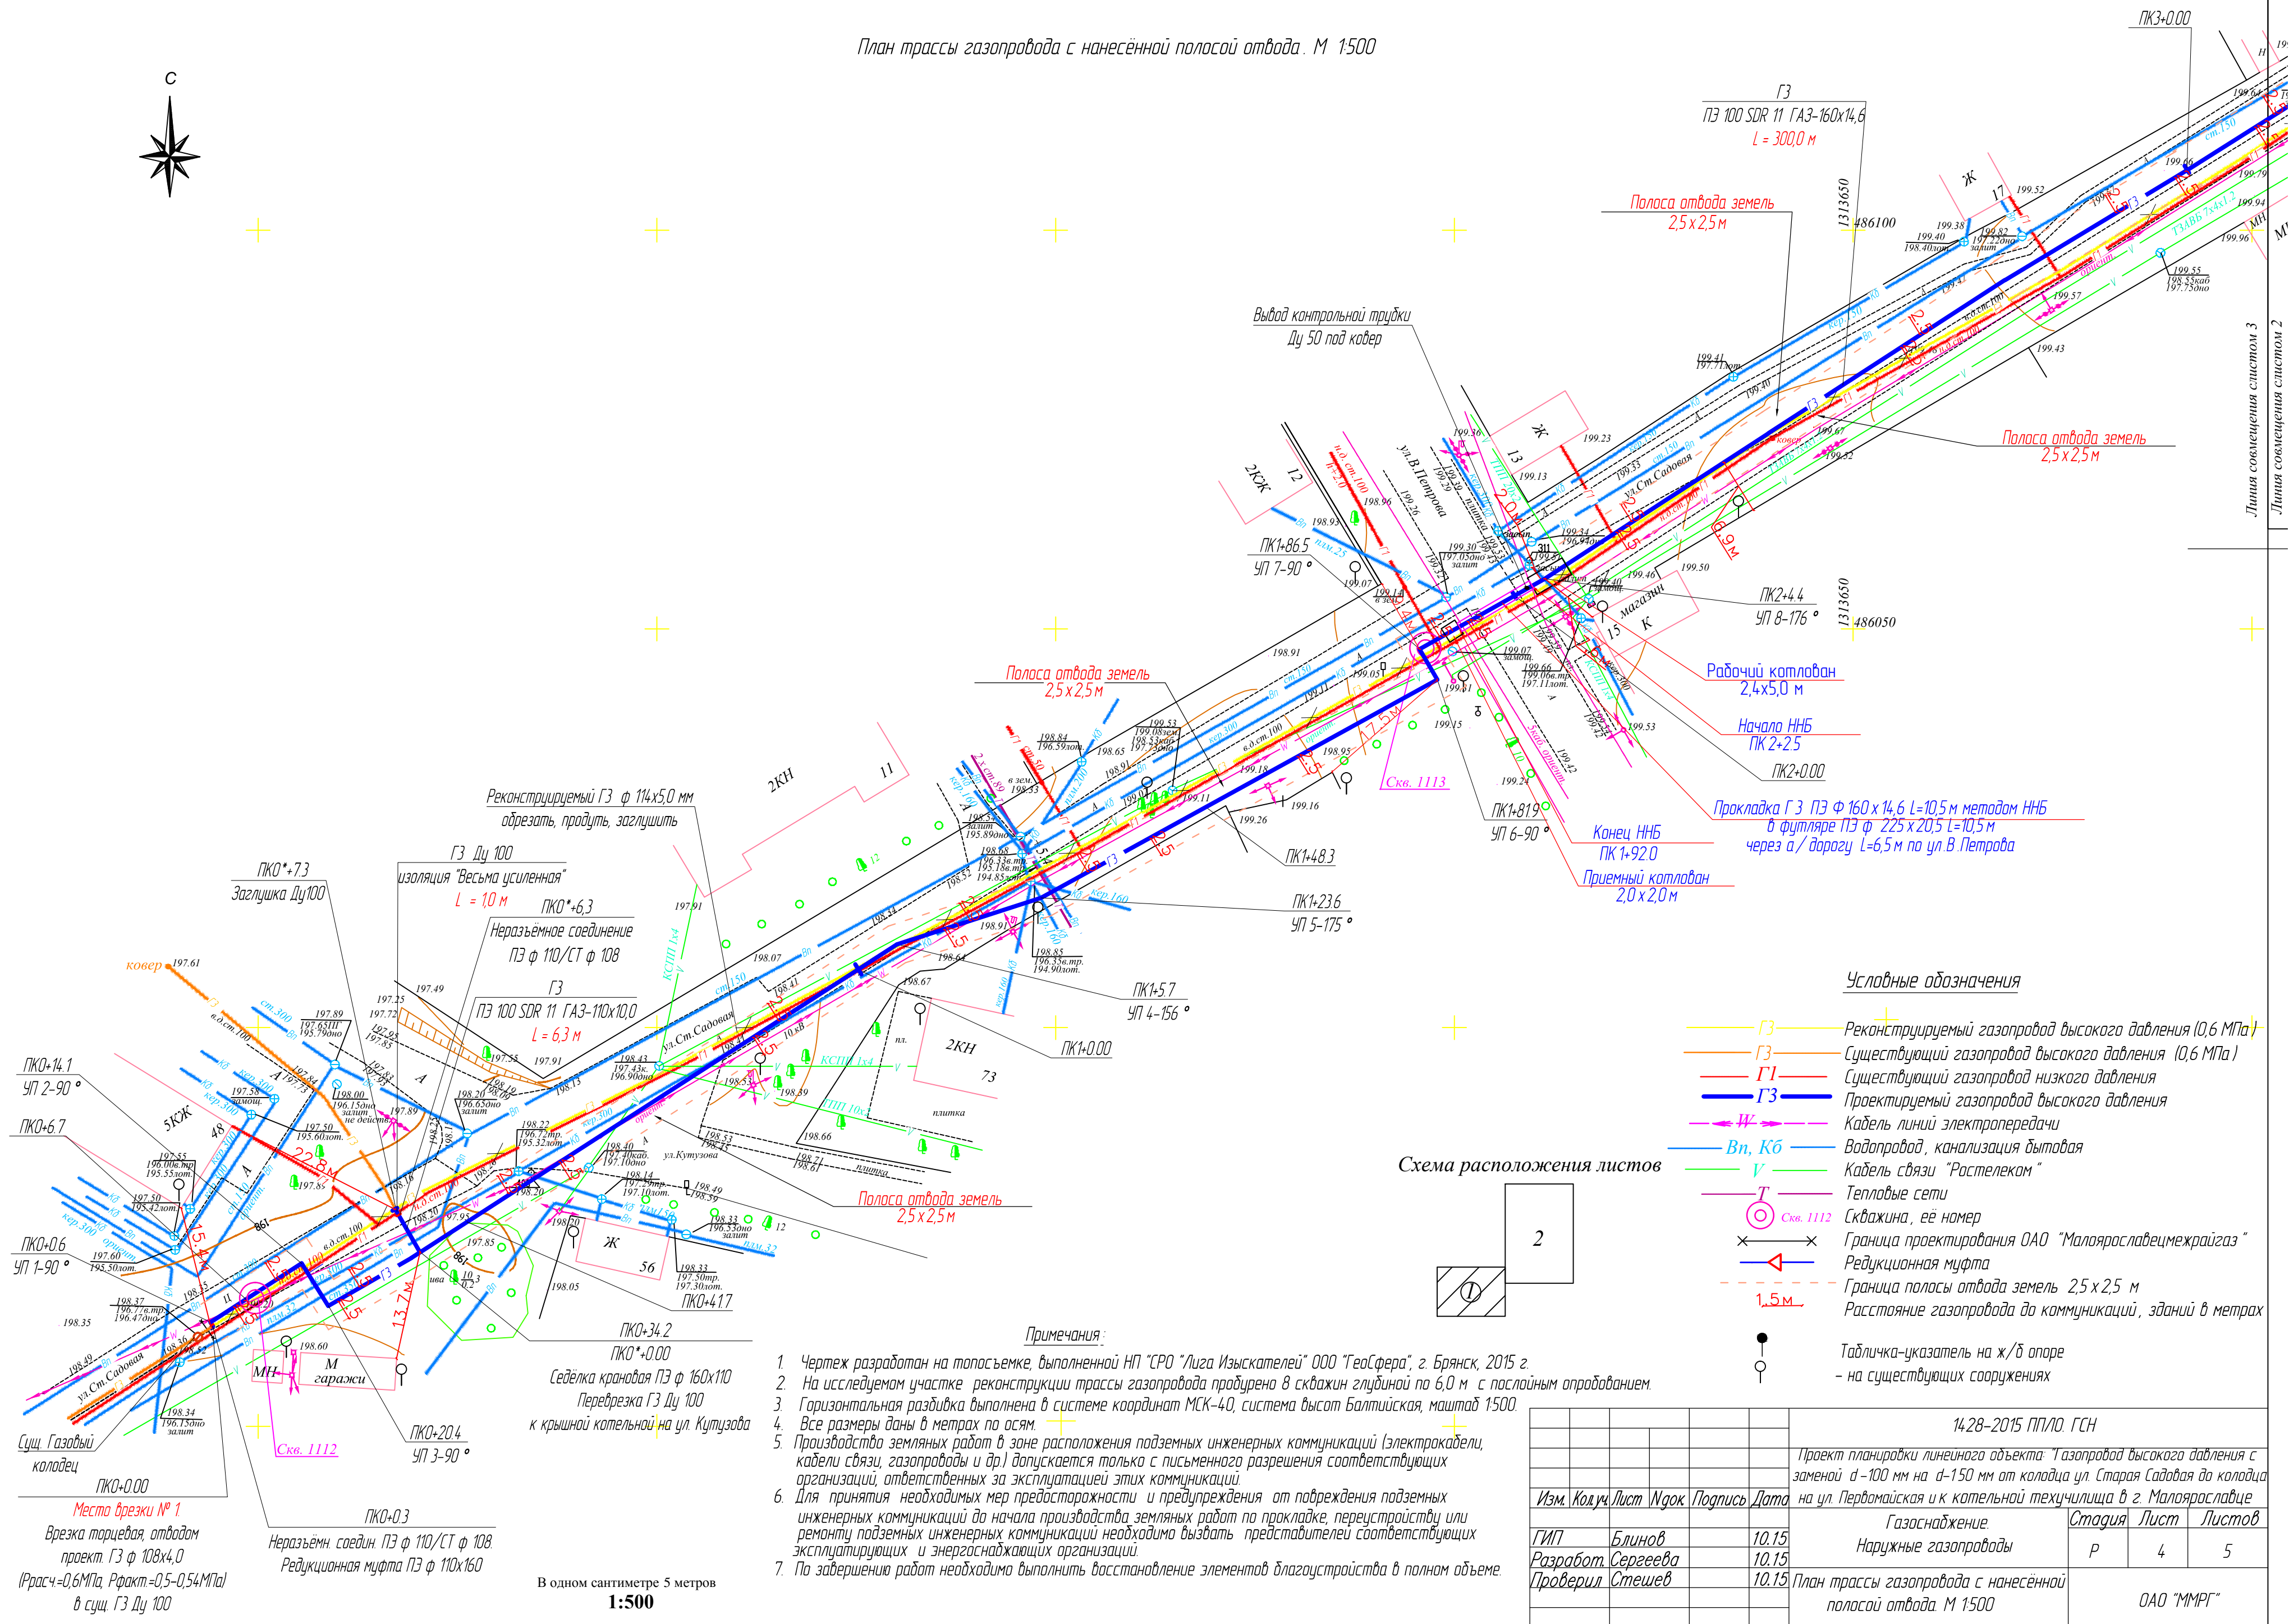

Условные обозначения

- ГЗ — Реконструируемый газопровод высокого давления (0,6 МПа)
- ГЗ — Существующий газопровод высокого давления (0,6 МПа)
- ГЗ — Существующий газопровод низкого давления
- ГЗ — Проектируемый газопровод высокого давления
- К — Кабель линий электропередачи
- Вн, Кб — Водопровод, канализация бытовая
- В — Кабель связи "Растелеком"
- Т — Тепловые сети
- Скв. 1112 — Скважина, её номер
- — — — — Граница проектирования ОАО "Малоярославецмехрайгаз"
- — — — — Редукционная муфта
- — — — — Граница полосы отвода земель 2,5 х 2,5 м
- — — — — Расстояние газопровода до коммуникаций, зданий в метрах
- — Табличка-указатель на ж/б опоре
- — на существующих сооружениях

Схема расположения листов

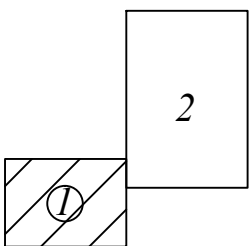

Примечания:

- Чертеж разработан на топосъемке, выполненной НП "СРО "Лига Изыскателей" ООО "ГеоСфера", г. Брянск, 2015 г.
- На исследуемом участке реконструкции трассы газопровода пробурено 8 скважин глубиной по 6,0 м с паспосным опробованием.
- Горизонтальная разбивка выполнена в системе координат МСК-40, система высот Балтийская, масштаб 1:500.
- Все размеры даны в метрах по осям.
- Производство земляных работ в зоне расположения подземных инженерных коммуникаций (электрокабели, кабели связи, газопроводы и др.) допускается только с письменного разрешения соответствующих организаций, ответственных за эксплуатацией этих коммуникаций.
- Для принятия необходимых мер предосторожности и предупреждения от повреждения подземных инженерных коммуникаций до начала производства земляных работ по прокладке, переустройству или ремонту подземных инженерных коммуникаций необходимо вызвать представителей соответствующих эксплуатирующих и энергоснабжающих организаций.
- По завершении работ необходимо выполнить восстановление элементов благоустройства в полном объеме.

В одном сантиметре 5 метров  
**1:1500**

Согласовано					
Имя, № подл.	Подпись и дата	Взам. инв. №			

						14.28-2015 ПП/ЛО. ГСН		
						Проект планировки линейного объекта: Газопровод высокого давления с заменой d-100 мм на d-150 мм от колодца ул. Старая Садовая до колодца на ул. Первомайская и к котельной техникум в г. Малоярославец		
Изм.	Колуч	Лист	Нгол	Подпись	Дата			
ГИП	Блинов	10.15				Газоснабжение		Стадия
Разработ	Сергеева	10.15				Наружные газопроводы		Лист
Проверил	Стешев	10.15				План трассы газопровода с нанесенной полосой отвода. М 1500		Листов
								Р
								4
								5
								ОАО "ММРГ"